


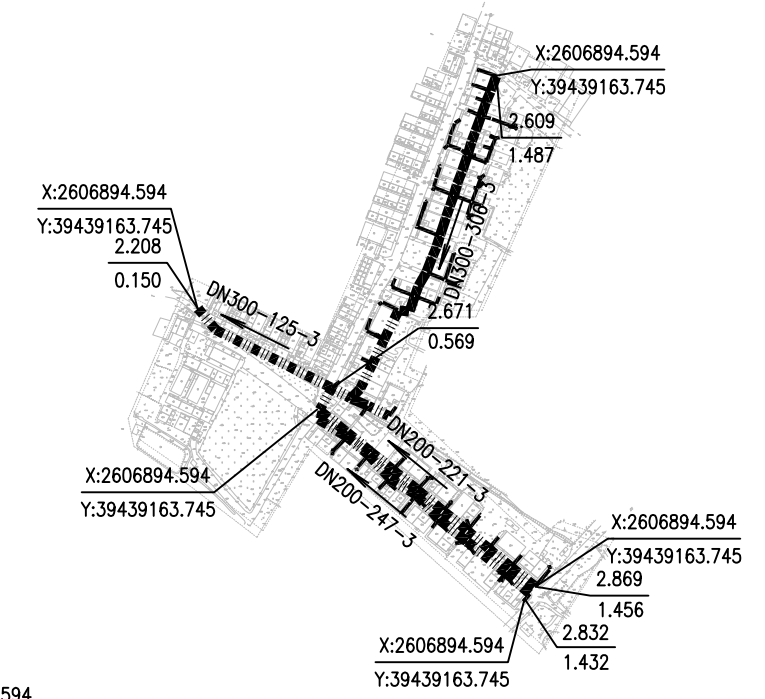

工程概况：
项目名称：揭阳市榕城区溪南街道城市内涝整治工程（一期）。
项目地点和服务范围：本工程项目范围位于揭阳市榕城区溪南街道，包含后石村、西寨村、东寨村。
建设规模：一期工程共新建排水管 DN150~DN800 约25.9km，新建检查井约1046座。

- 说明：
- 1、本工程的坐标系统和高程系统采用大地2000坐标系统和1985高程系统。
 - 2、本图尺寸除管径以毫米计外，其余均以米计。
 - 3、如无特别标注，一般情况下井面标高以自然地面标高为准，本设计仅作参考。
 - 4、由于现状设有管线，实施前建议对现状管线进行认真核查（尤其与本工程拟建管道接驳的现状管道的位置和标高），对保留使用的管线采取相应的保护措施。
 - 5、检查井设置于管道上，位置根据检修需求和污水接入点设置，间隔15~40米，详细位置详见PS-06 排水平面图，新建检查井为圆形预制混凝土井，井内径为1米。



图例：

	设计污水管		设计雨水管
	设计污水支管		设计雨水支管
3.060	地面标高	DN300-30-2	管径(mm)-管长(m)-坡度(%)
1.050	管内底标高		流向

	工程名称	揭阳市榕城区溪南街道城市内涝整治工程（一期）			审定	黄天宇	专业负责	朱际明	图别	排水工程方案图	设计号	2024(0157)-ZE24-S118
	图名	排水改造总图			审核	马兰	校对	林伟雄	专业	给水排水	版本	01
					项目负责	林伟雄	设计	陈烁	图号	10	日期	2024.11